


说明  
NOTES

本设计之版权归江苏沪港装饰集团有限公司所有，对本图的任何复制或修改均须征得本公司同意。  
本图未加标注本公司由图专用章无效。  
本图不可任意修改，所有标注尺寸均为实际尺寸，均须按图施工。

北

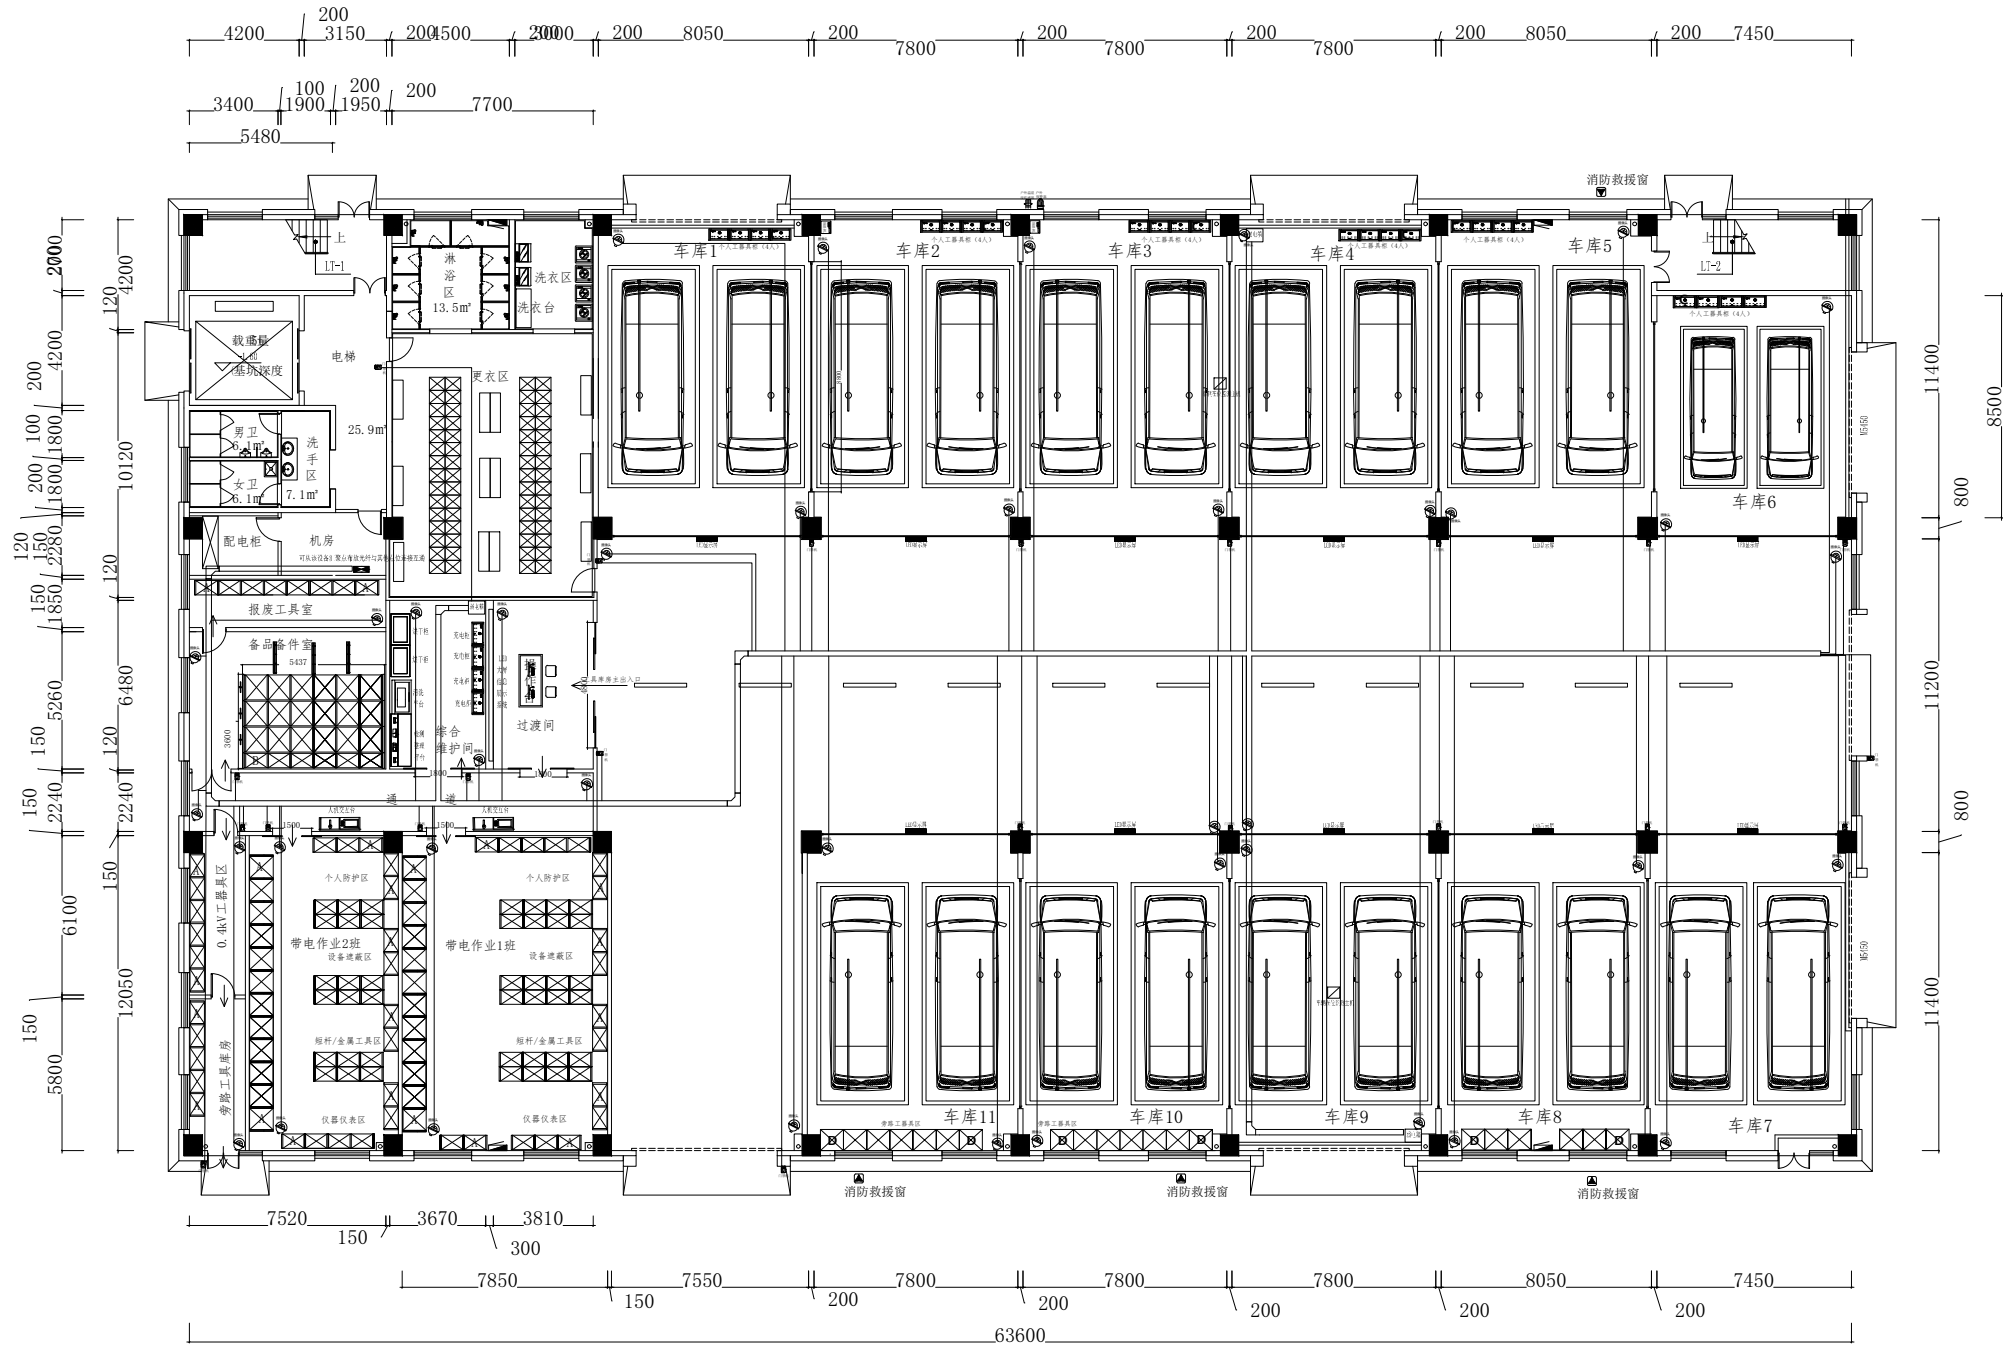

序号  
No.

修改内容  
REVISION

建设单位  
CLIENT

项目名称  
PROJECT

产业新城厂房1号楼、3号楼及仓库  
装修工程



江苏沪港装饰集团有限公司  
地址:如皋市长江镇如港路3号-201  
传真:0513-87563688  
电话:0513-68161855  
邮箱:nthgzs@vip.sina.com

项目负责  
FOR APPROVED

设计  
DESIGN

校对  
CHECKED BY

审核  
CHECKED

图名  
DRAWING TITLE

一层弱电平面布置图

工程编号  
PROJECT NO.

比例  
SCALE

日期  
DATE

设计阶段  
STAGE

图号  
DRAWING NO.

PT-B-05

| 图例      | 图例说明     | 数量 | 安装方式        | 敷设方式                       | 备注            |
|---------|----------|----|-------------|----------------------------|---------------|
|         | 网络摄像机    | 38 | 吸顶/壁挂       | JDG20/WC/CC/Cat5e+RVV2*1.0 |               |
|         | 门禁机      | 21 | 壁挂(距地1400m) | JDG20/WC/CC/RVV2*0.5       | 若安装在门上需用锁式包铜锁 |
| A/B/C/D | 双口网络插座面板 | 36 | 墙面或家具上安装    | JDG20/WC/CC/2*Cat5e        |               |

一层弱电平面布置图 1:180

(不停电作业中心)

网线敷设及分布说明:  
1. 车库1-6的网线进车库4的弱电箱,车库1-6区域,所有标“C”的位置预留网络信息点,距地高度2200mm;  
车库7-11的所有摄像头网线进“车库4”的弱电箱内;  
2. 车库7-11的网线进车库9的弱电箱,车库7-11区域,所有标“D”的位置预留网络信息点,距地高度2400mm;  
3. 综合维护间弱电箱拉2根网线到车库4弱电箱,车库4弱电箱拉2根网线到车库9弱电箱;  
4. 带电作业1班、带电作业2班、旁路工具库房、0.4kV工具区、报废工具区,均为工具存放架;所有标“A”的位置预留网络信息点,距地高度2400mm;  
备件备件室区域为密集架;标“B”的位置预留网络信息点,距地高度2600mm;