


科目	姓名	日期

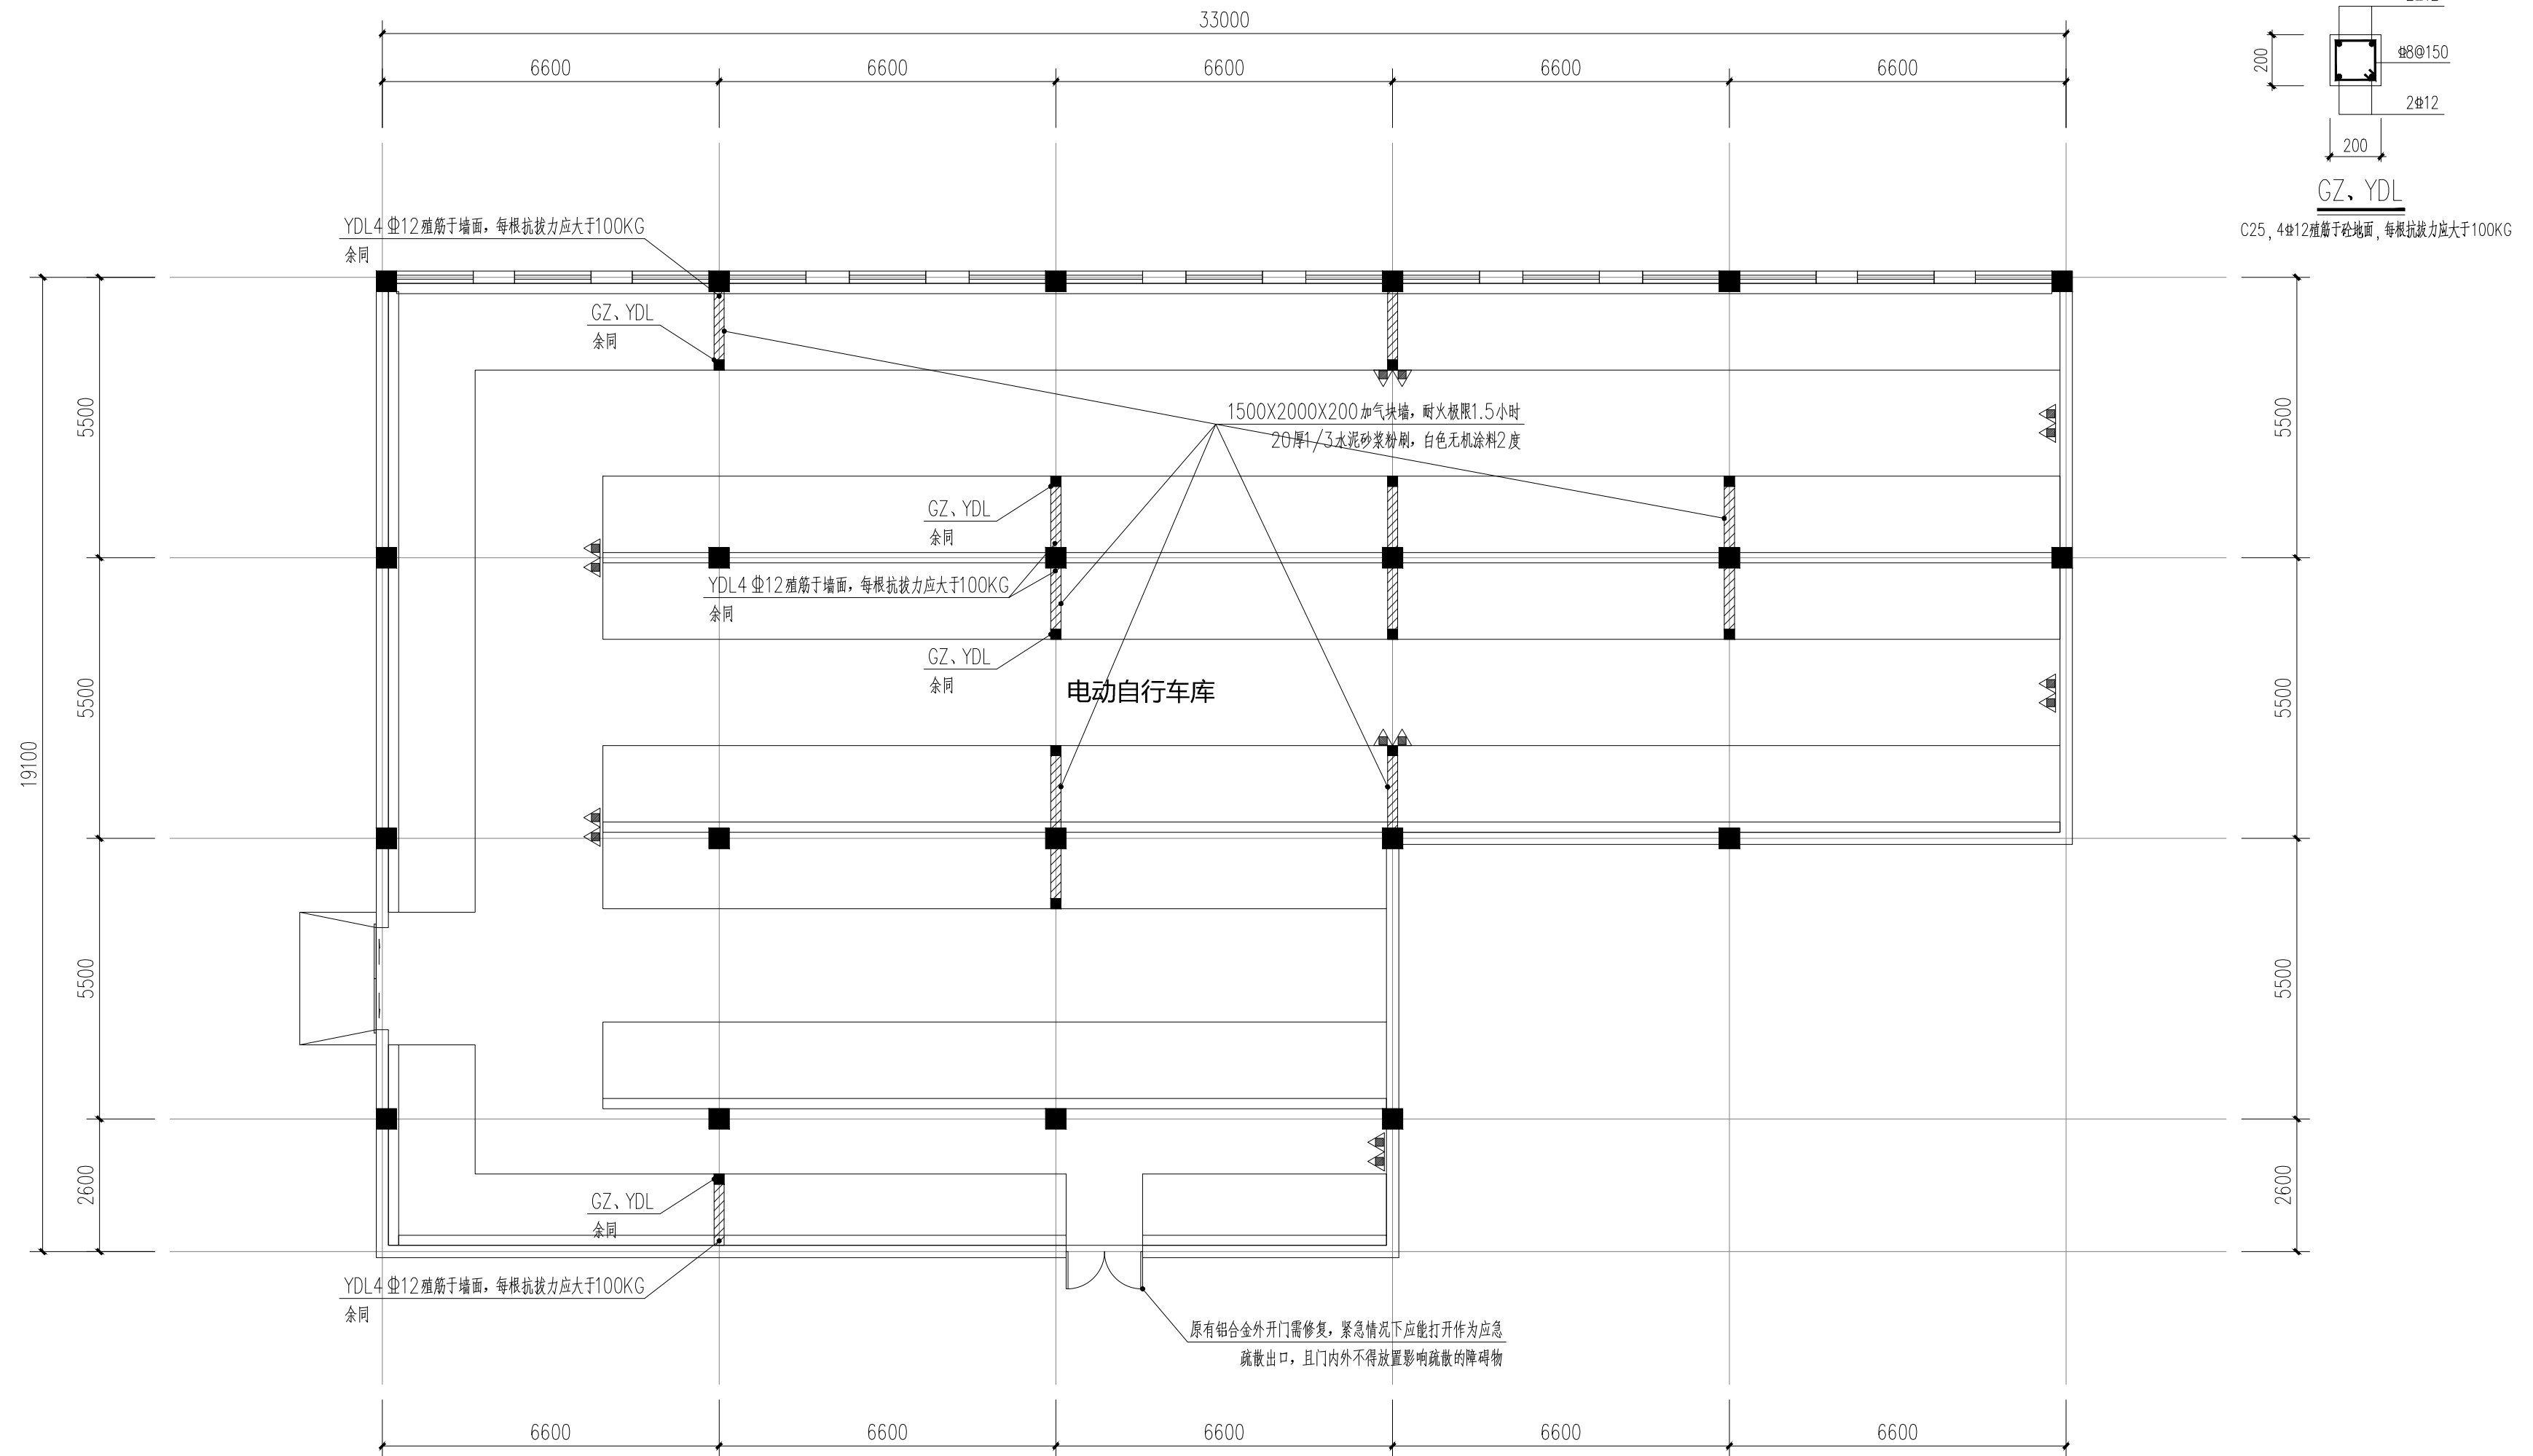

三八新村19幢电动自行车库平面图 1/100

536平方米，一个防火防烟分区。



耐火等级二级

平面图中 ▲ 标记处为手提式灭火器配置点, 每个配置点设两具MF/ABC4磷酸铵盐手提式灭火器, 单具灭火器的灭火级别不应小于3A, 手提式灭火器置于成品铝合金灭火器箱内, 灭火器铭牌必须朝外。


南通市规划设计院有限公司
 NANTONG URBAN PLANNING & DESIGN INSTITUTE CO.,LTD
 法定代表人： 陈其华 院长： 陈其华 总工程师： 陈其华 总工程师： 陈其华 总工程师： 陈其华
 地址： 南通市濠南路26号 电话： 0513-83518759 网站： <http://www.ntupd.com>

项目负责人	PROJECT PRINCIPAL	张强	设计/绘图	DESIGNED/DRAWN BY	熊博	业主名称	CLIENT NAME	天生港镇街道办事处		设计号码	J25036
专业负责人	DISCIPLINE PRINCIPAL	张强	校对	CHECKED BY	张强	项目名称	PROJECT NAME	四个老旧小区电动自行车车库消防改造设计		设计阶段	施工图
批准/日期	APPROVED BY/DATE	任晓兵	审核	VERIFIED BY	任晓兵	图名	DRAWING TITLE	三八新村19幢电动自行车库平面图		专业	建筑
								图号	DRAWING NUMBER	1	3

科目	姓名	日期

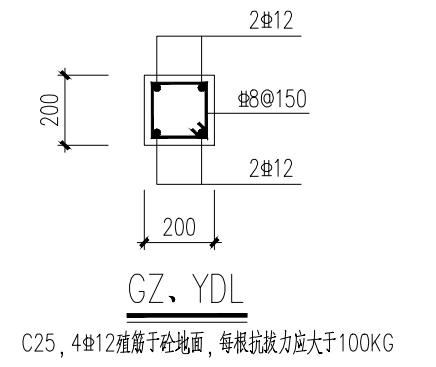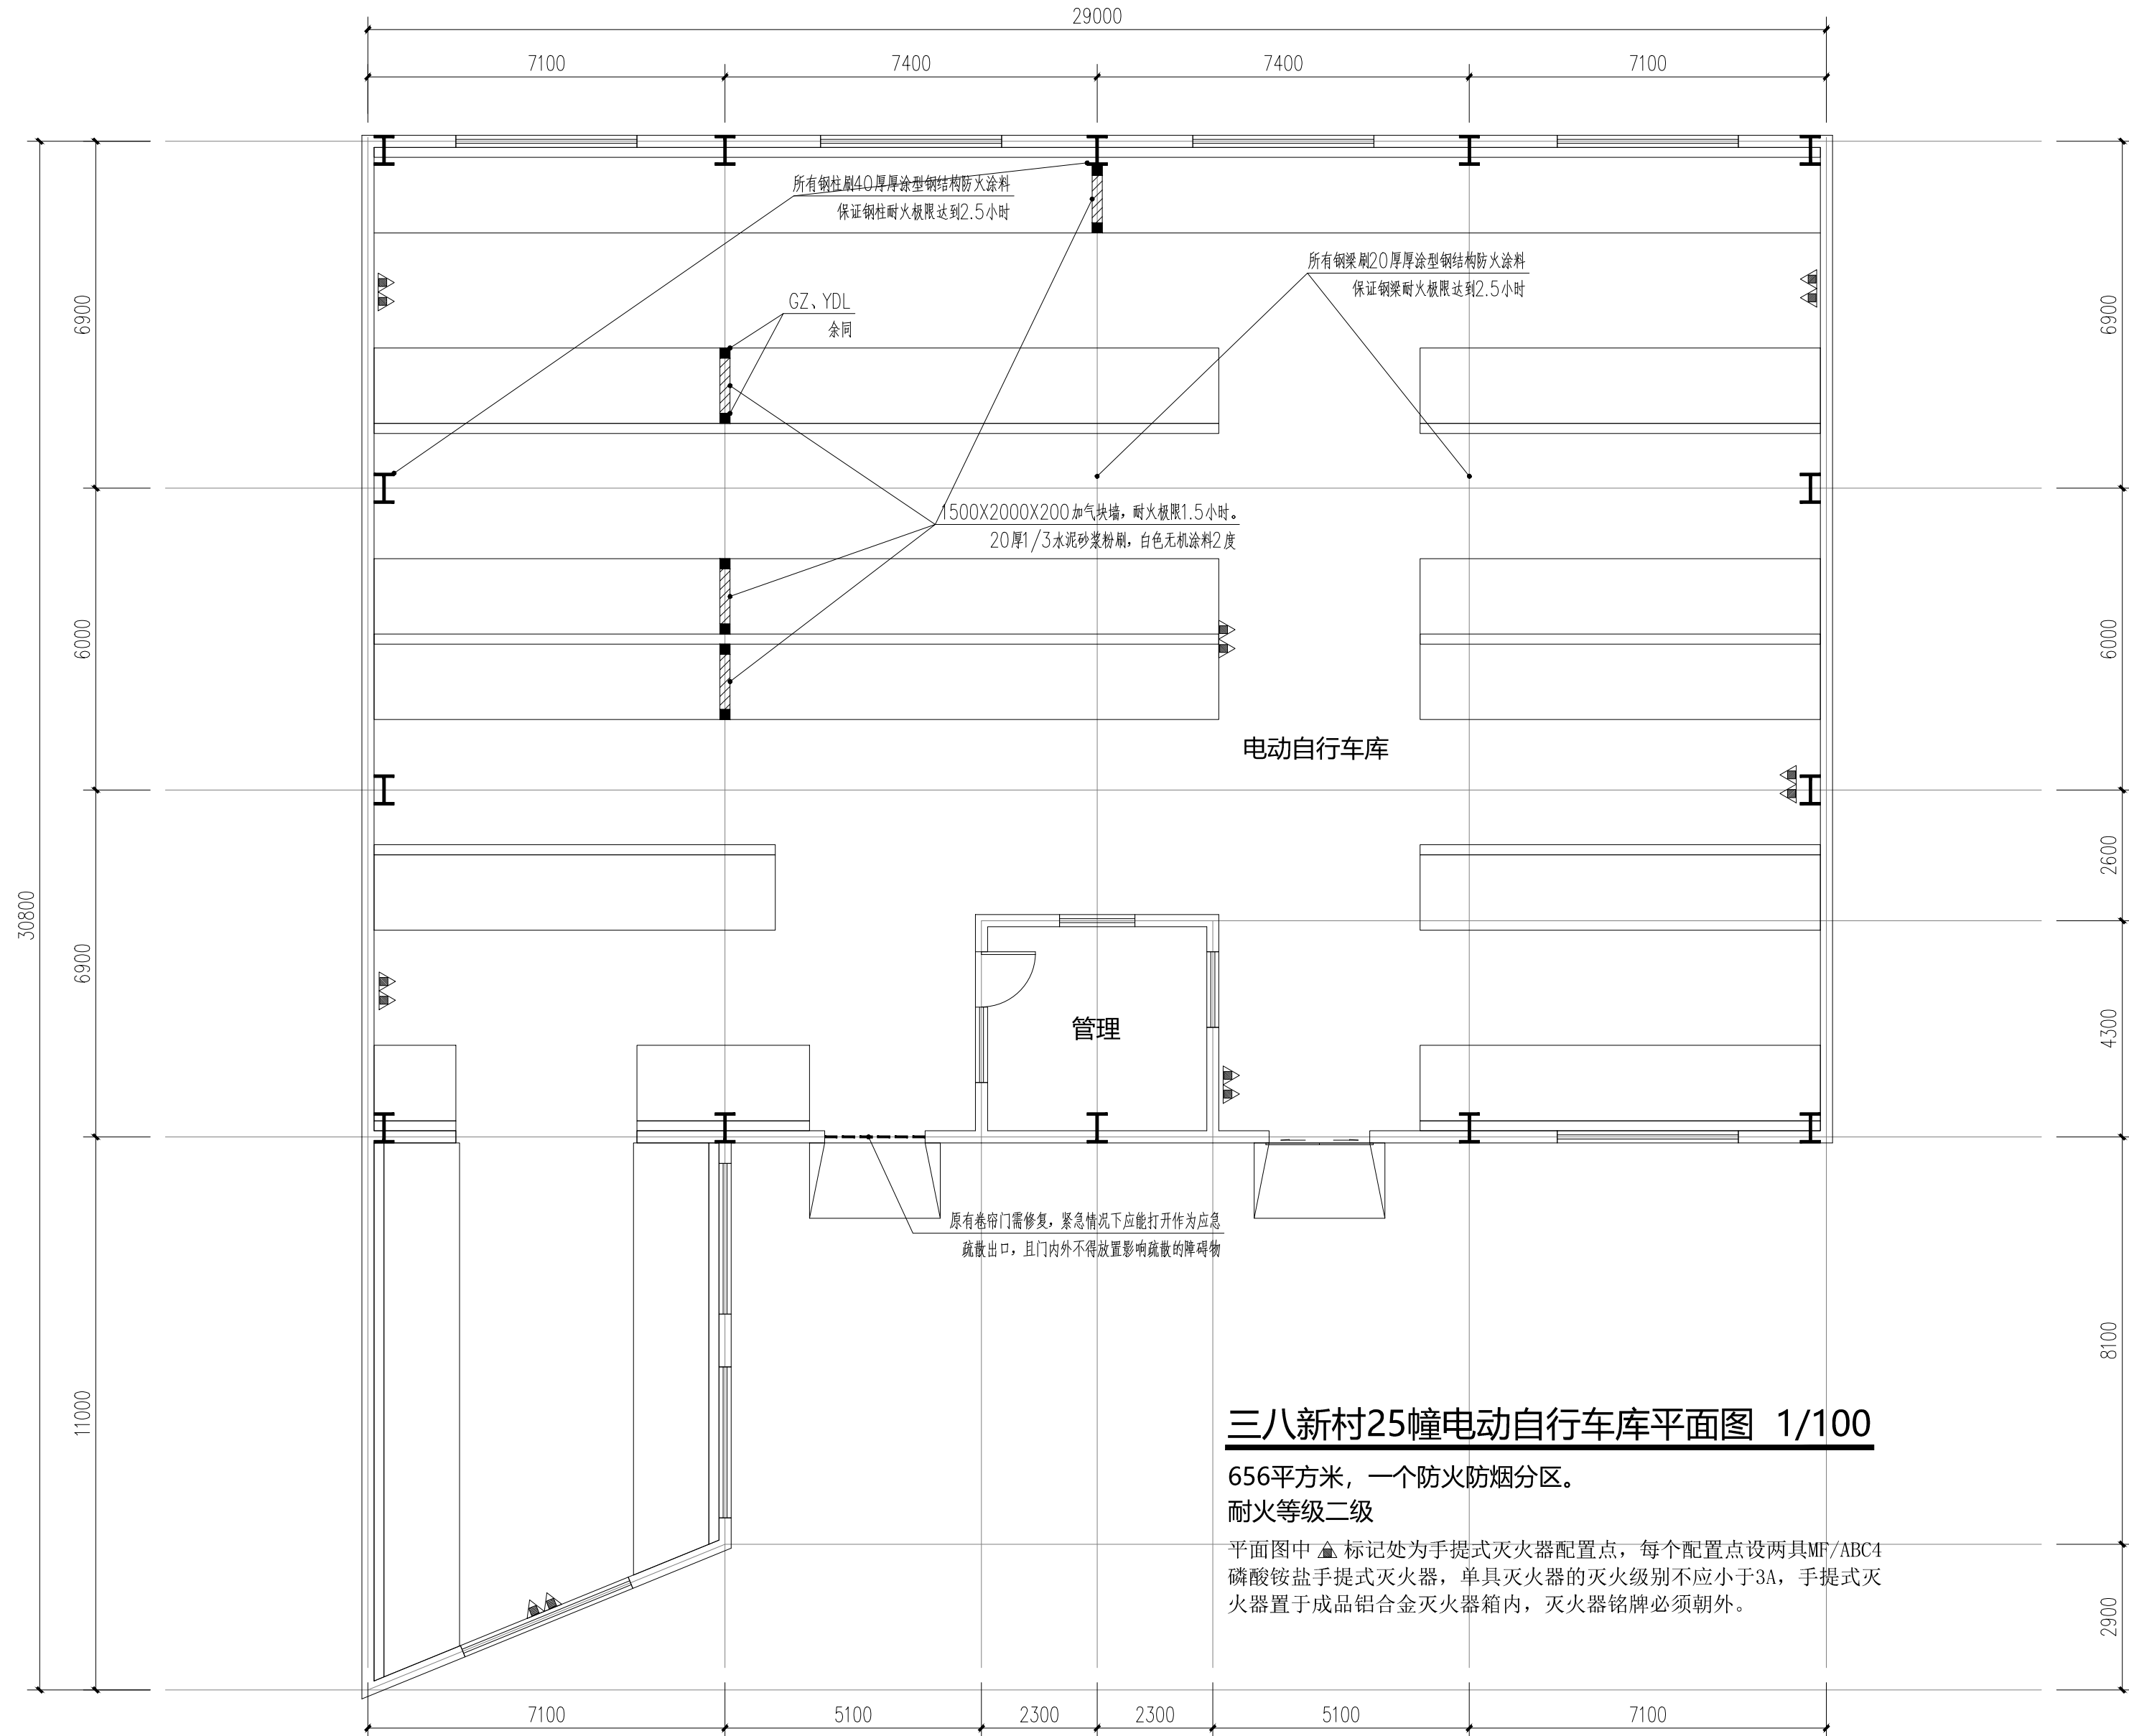

三八新村25幢电动自行车库平面图 1/100


656平方米，一个防火防烟分区。	
耐火等级二级	

平面图中 ▲ 标记处为手提式灭火器配置点, 每个配置点设两具MF/ABC4磷酸铵盐手提式灭火器, 单具灭火器的灭火级别不应小于3A, 手提式灭火器置于成品铝合金灭火器箱内, 灭火器铭牌必须朝外。


南通市规划设计院有限公司
 NANTONG URBAN PLANNING & DESIGN INSTITUTE CO.,LTD
 法定代表人： 陈其华 院长： 陈其华 总工程师： 孙建才 技术负责人： 孙建才 注册建筑师： 吴建明 注册规划师： 王磊
 地址： 江苏省南通市濠南路26号(226006) 电话(总机)： 0513-83518759 网站： <http://www.ntupd.com>

项目负责人	PROJECT PRINCIPAL	张 强	设计/绘图	DESIGNED/DRAWN BY	戴 博	张品华	业主名称	CLIENT NAME	天生港镇街道办事处	设计号	JOB NUMBER	J25036
专业负责人	DISCIPLINE PRINCIPAL	张 强	校 对	CHECKED BY	张 强	张品华	项目名称	PROJECT NAME	四个老旧小区电动自行车库消防改造设计	设计阶段	DESIGN PHASE	施工图
批准/日期	APPROVED BY/DATE	任晓兵	审 核	VERIFIED BY	任晓兵	任晓兵	图 名	DRAWING TITLE	三八新村25幢电动自行车库平面图	专 业	DISCIPLINE	建筑
							图 号	DRAWING NUMBER	2		3	

图 号	图 名	图 日 期
DISCIPLINE	NAME	DATE

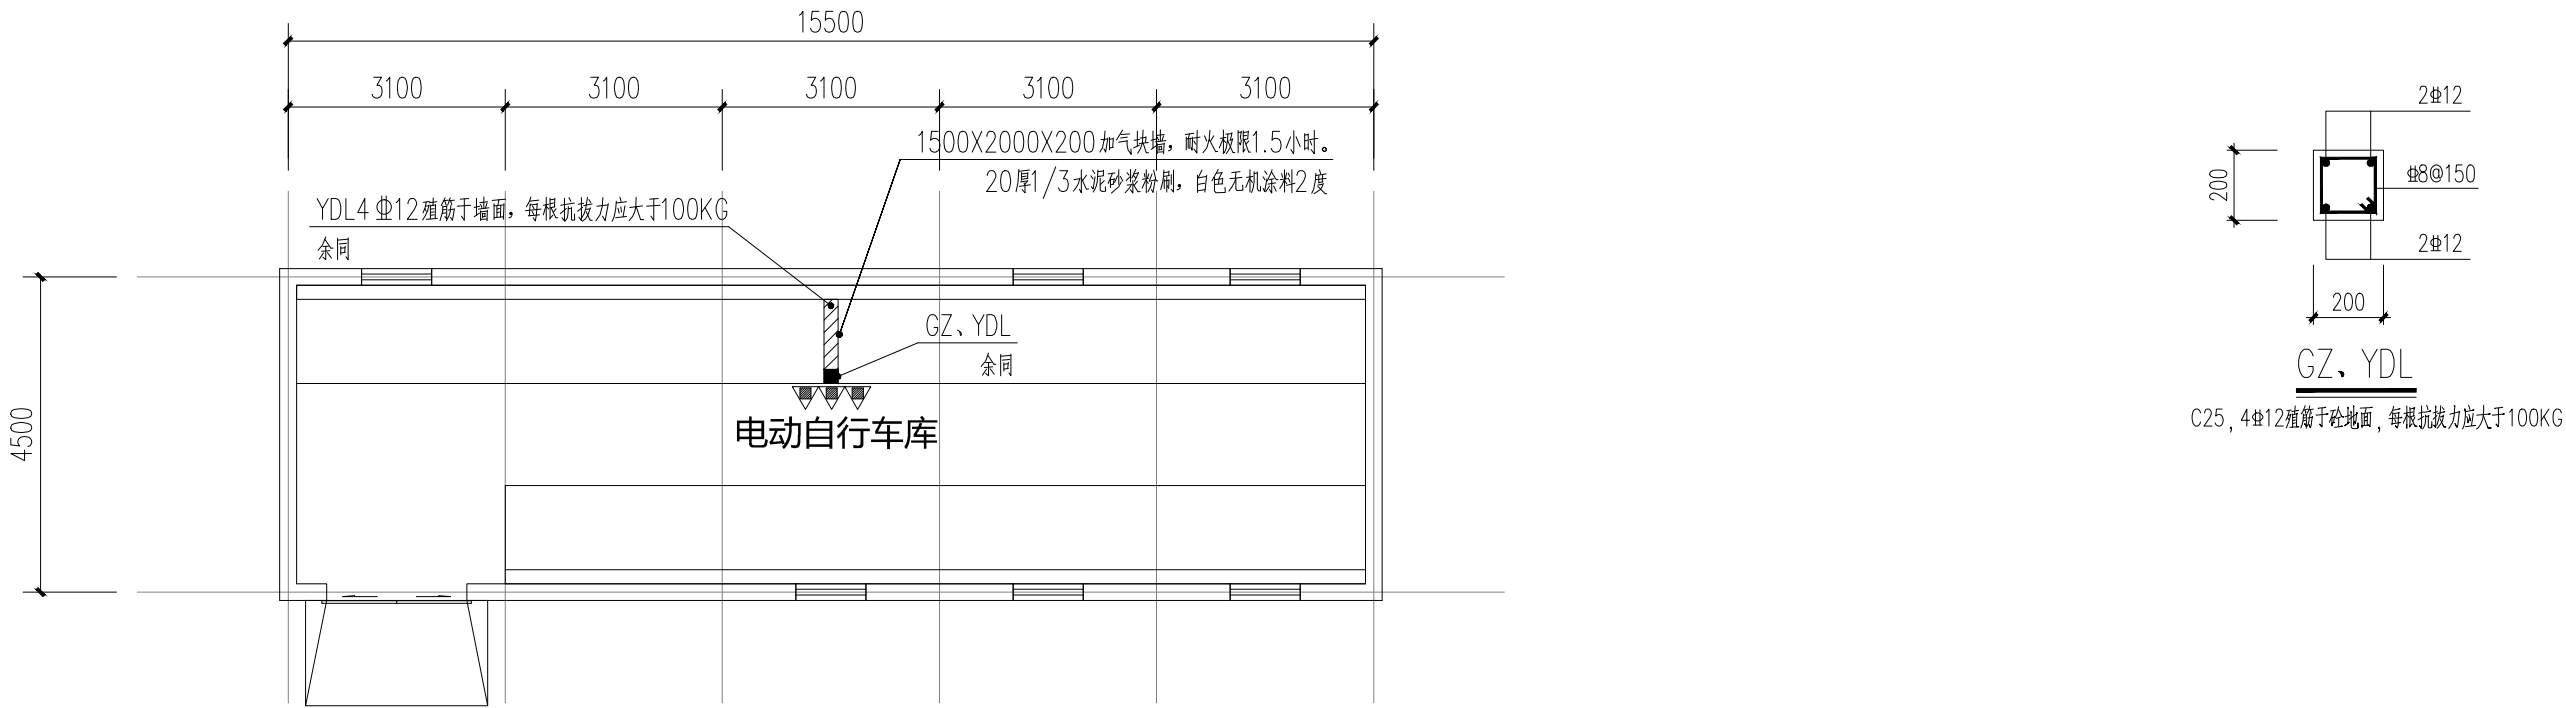


华能新村16幢电动自行车库平面图 1/100

75平方米，一个防火防烟分区。

耐火等级二级

平面图中 标记处为手提式灭火器配置点，每个配置点设两具MF/ABC4磷酸铵盐手提式灭火器，单具灭火器的灭火级别不应小于3A，手提式灭火器置于成品铝合金灭火器箱内，灭火器铭牌必须朝外。

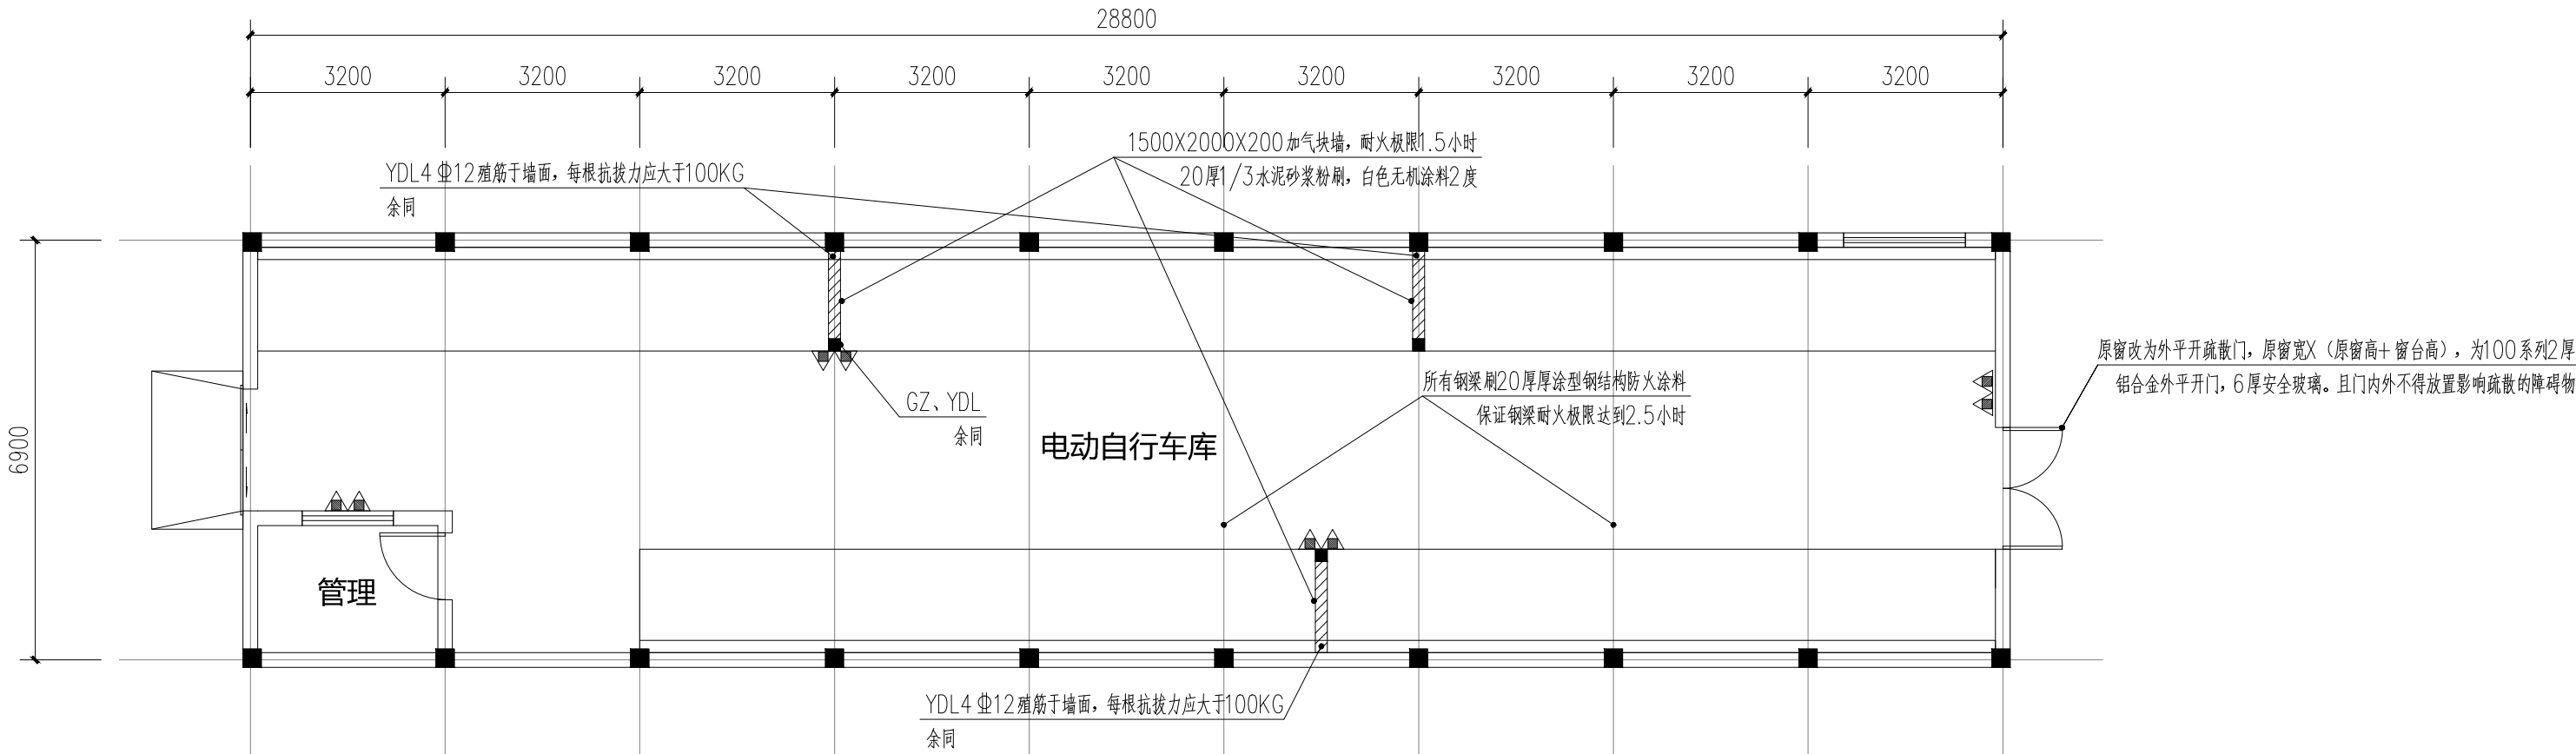

果园新村电动自行车库平面图 1/100

207平方米，一个防火防烟分区。

耐火等级二级

平面图中 标记处为手提式灭火器配置点，每个配置点设两具MF/ABC4磷酸铵盐手提式灭火器，单具灭火器的灭火级别不应小于3A，手提式灭火器置于成品铝合金灭火器箱内，灭火器铭牌必须朝外。



南通市规划设计院有限公司

NANTONG URBAN PLANNING & DESIGN INSTITUTE CO. LTD

设计单位：南通市规划设计院有限公司 地址：南通市崇川区世纪大道268号 邮编：226006 电话：(0513) 83518759 网站：http://www.ntupd.com

项目负责人 PROJECT PRINCIPAL

张强

专业负责人 DISCIPLINE PRINCIPAL

张强

批准/日期 APPROVED BY/DATE

任晓兵

设计/绘图 DESIGNED/DRAWN BY

张强

校对 CHECKED BY

张强

审核 VERIFIED BY

任晓兵

业主名称 CLIENT NAME

天生港镇街道办事处

项目名称 PROJECT NAME

四个老旧小区电动自行车库消防改造设计

图名 DRAWING TITLE

华能新村16幢电动自行车库平面图
果园新村电动自行车库平面图

设计号 JOB NUMBER

J25036

设计阶段 DESIGN PHASE

施工图

专业 DISCIPLINE

建筑

图号 DRAWING NUMBER

3